

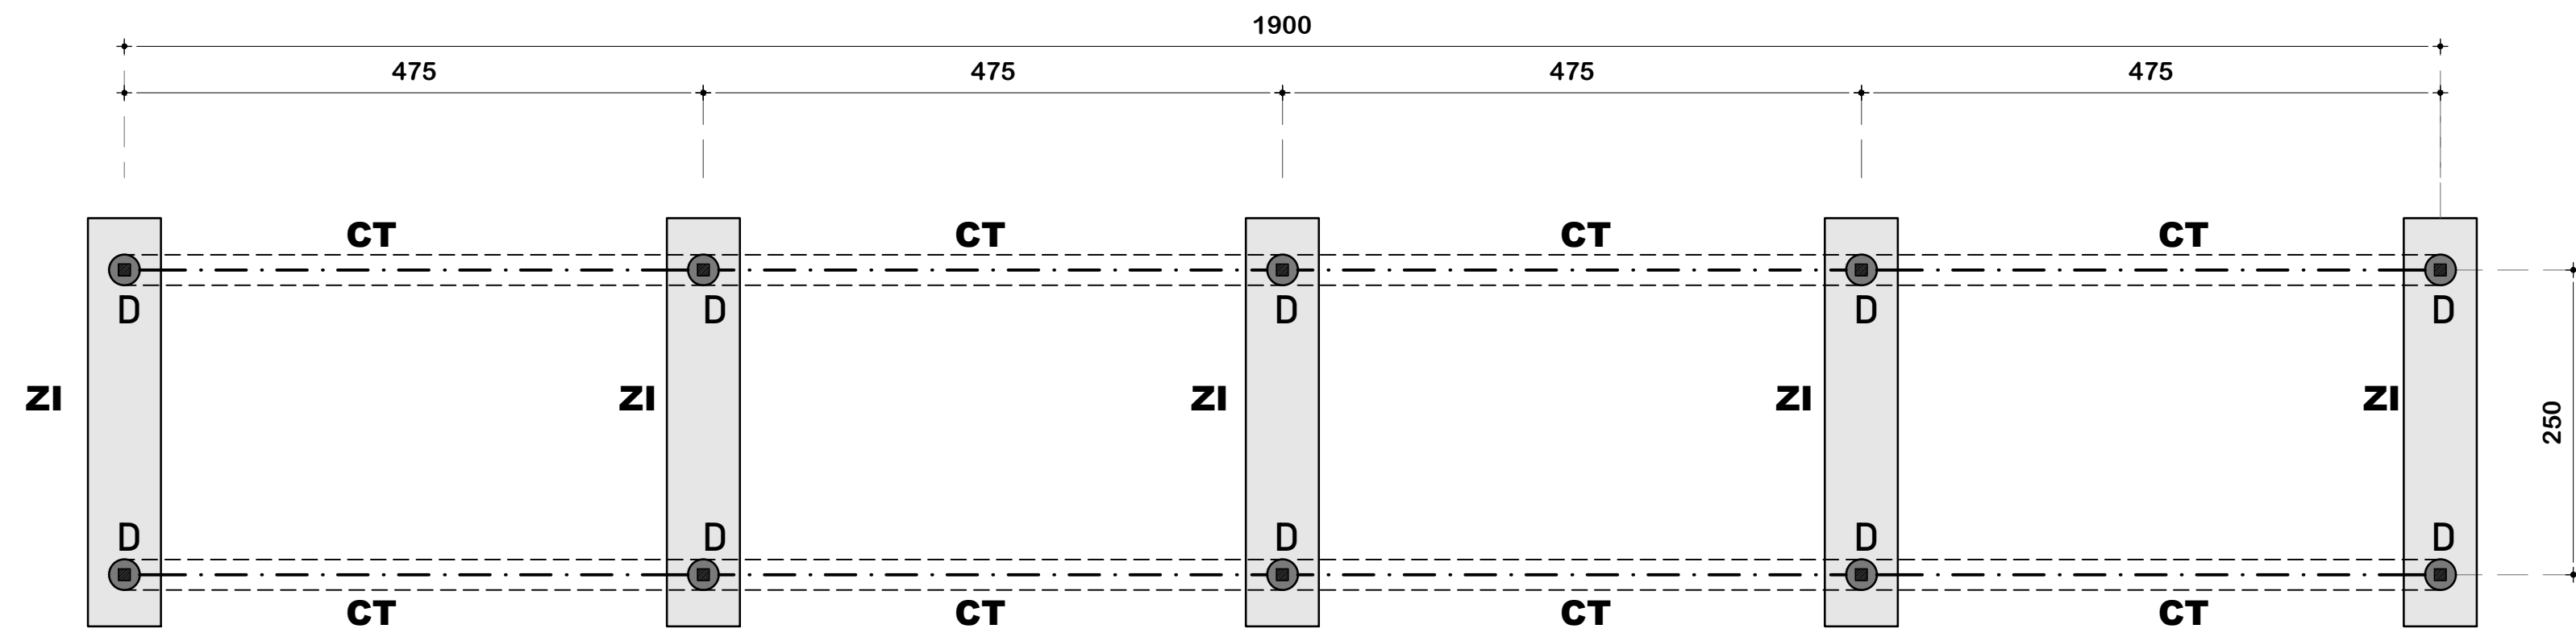


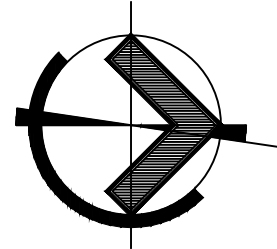


PLANTA ESTRUCTURAL DE CIMENTACIÓN
ESC. 1:100


CT DE SECCIÓN 25 X30 CM
ARMADA CON 6 VARS. Ø
1/2" EST. Ø 3/8 @ 15 CM

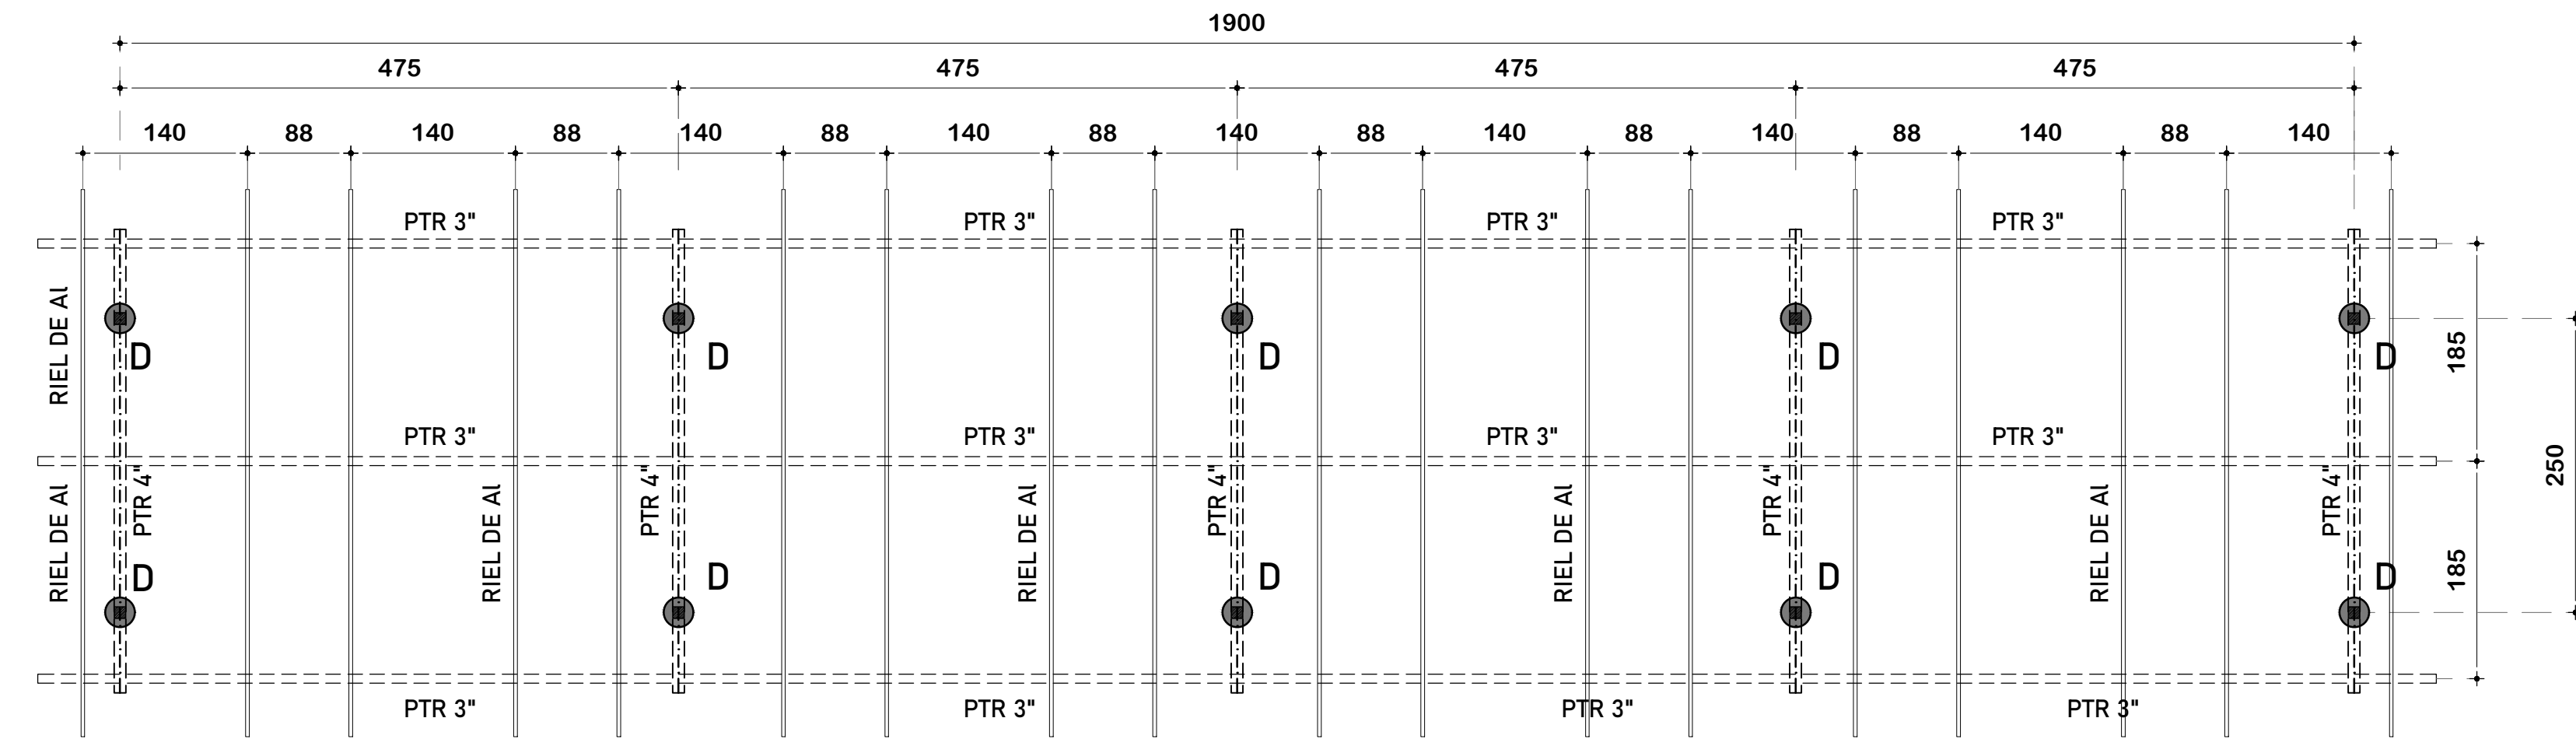




PLANTA ESTRUCTURAL DE CUBIERTA
ESC. 1:100

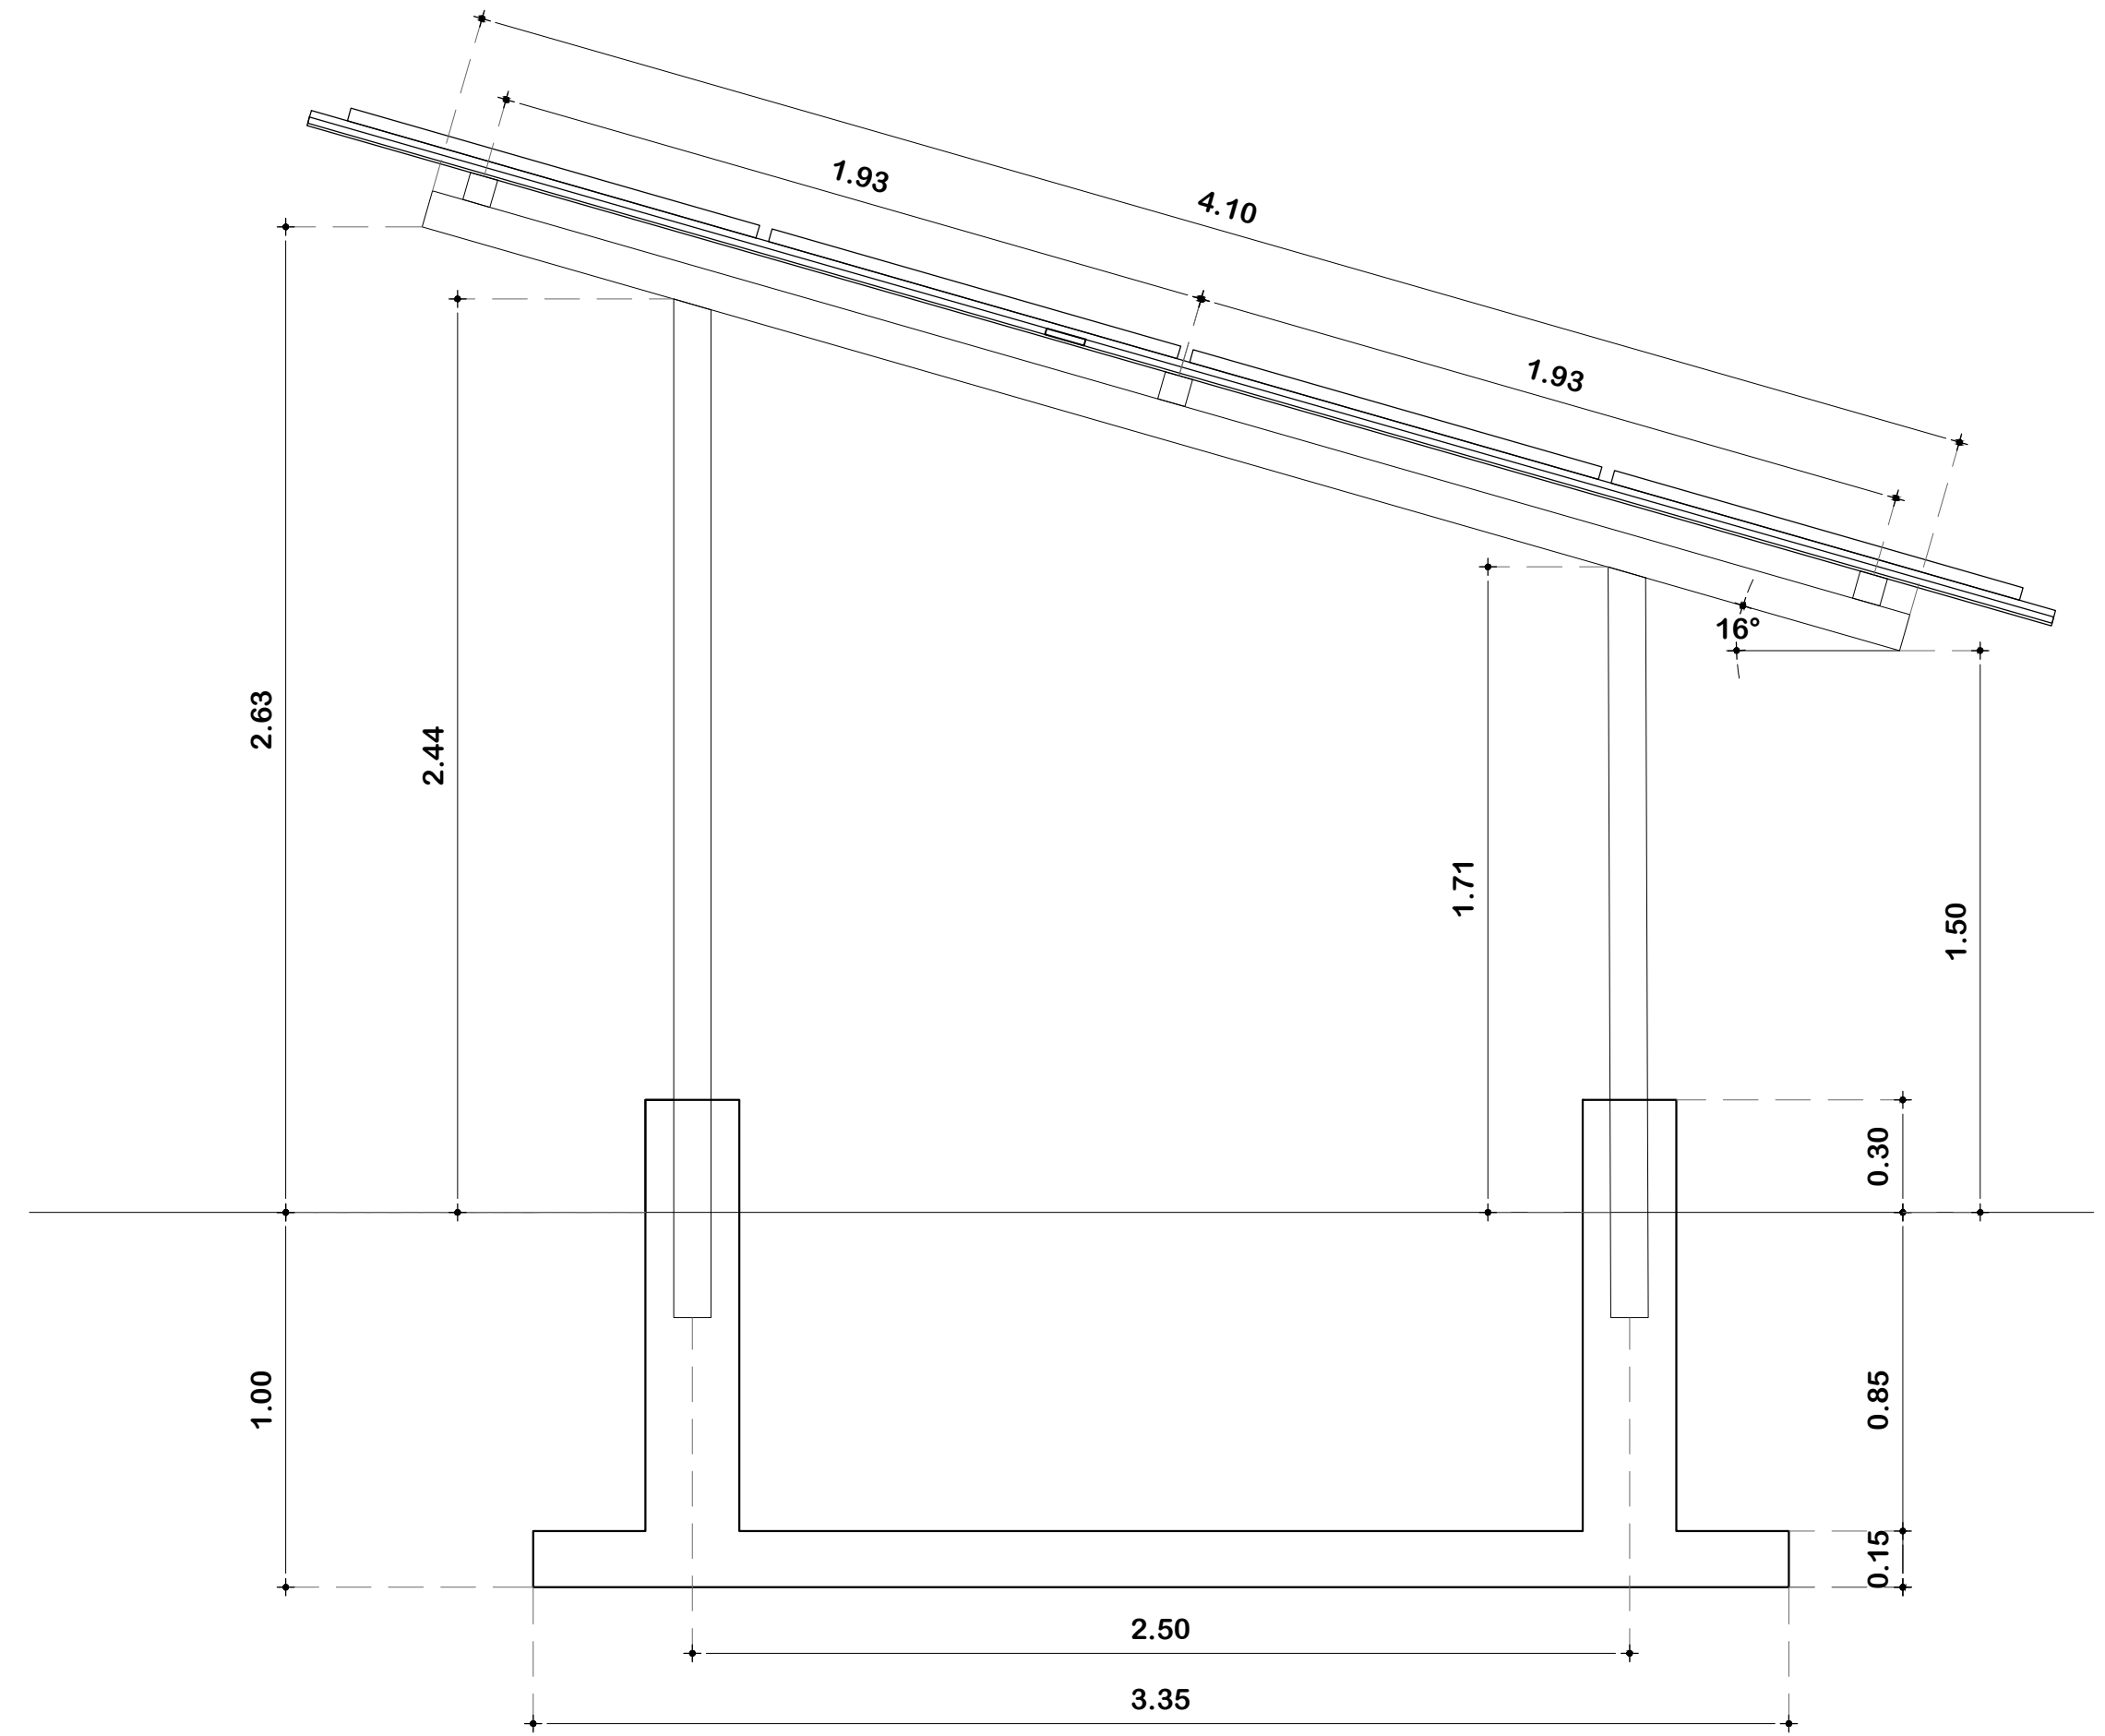

ALZADO

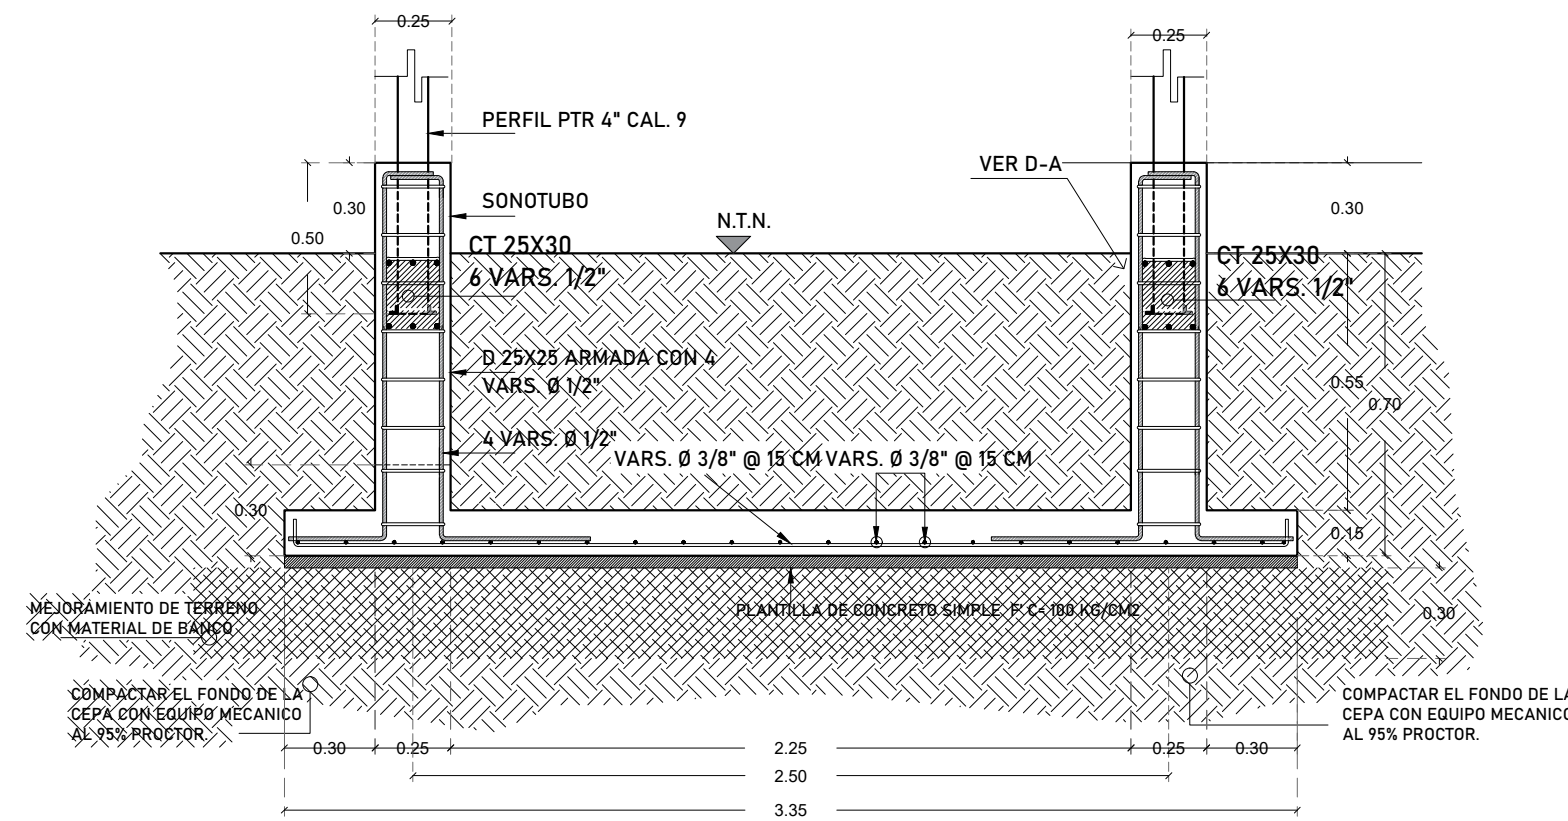

ZI ZAPATA INTERMEDIA

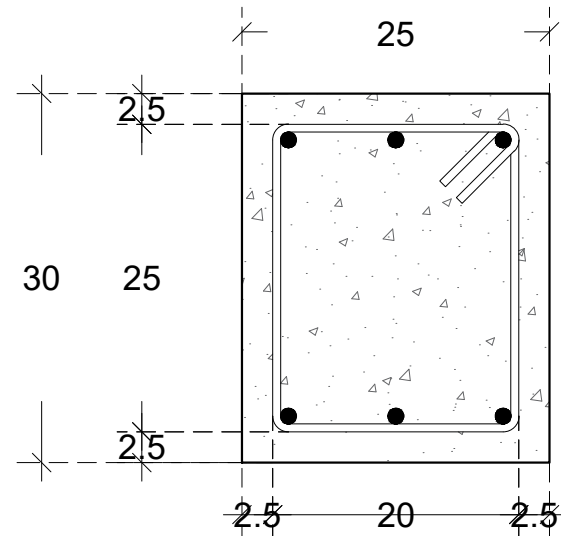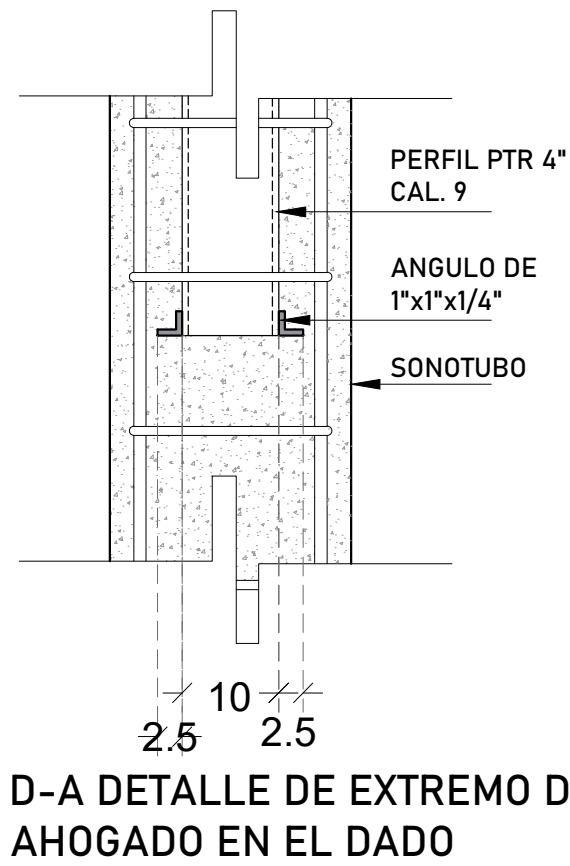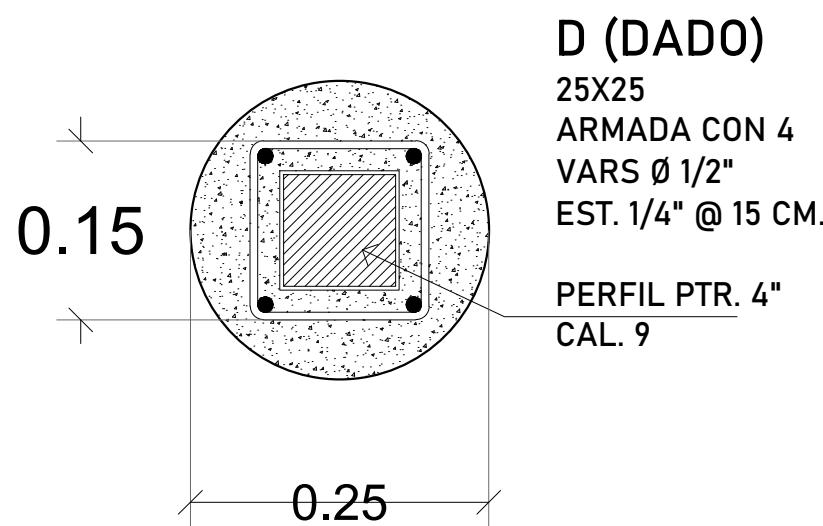

CT 25X30
ARMADA CON 6 VARS.
Ø 1/2" EST. Ø 1/4" @ 15 CM

UNIVERSIDAD DEL ISTMO
DEPARTAMENTO DE PROYECTOS, CONSTRUCCION Y MANTENIMIENTO



PROYECTO:
SISTEMA FOTOVOLTAICO PARA EL
SUMINISTRO DE ENERGÍA ELÉCTRICA AL
CONJUNTO DE AULAS CAMPUS IXTEPEC

PLANO:
PLANO ESTRUCTURAL

D.R.O. A:1993:
ING. VÍCTOR HUGO CASTELLANOS GARCÍA

DIBUJÓ:
ING. NELTON GUZMÁN MARTÍNEZ

ESCALA:
1:100

FECHA:
JUNIO 2021

CLAVE:
EST-2

RECTOR DE LA UNISTMO
DR. MODESTO SEARA VÁZQUEZ

VICE-RECTOR DE ADMINISTRACIÓN
M.A. OSCAR CORTÉS OLIVARES